





1 DETALHE TÍPICO DA CAIXA DE HIDRANTES TIPO 1 E TIPO 2 SEM ESCALA

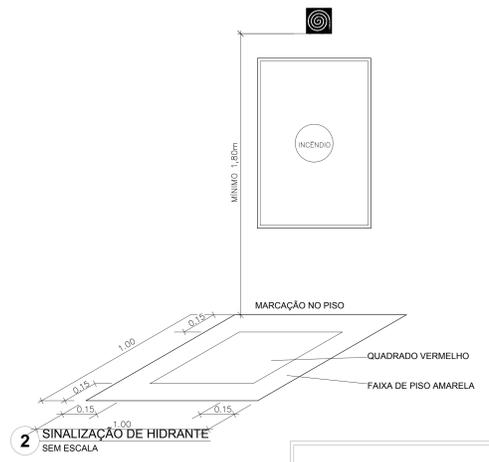


2 SINALIZAÇÃO DE HIDRANTE SEM ESCALA

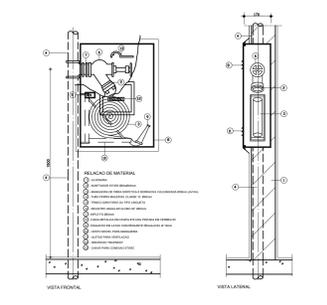


3 ABRIGO PARA MANGUEIRA (HIDRANTE) EMBUTIR SEM ESCALA




4 PLANTA BAIXA - ILUMINAÇÃO E SINALIZAÇÃO DE EMERGÊNCIA ESCALA 1/100

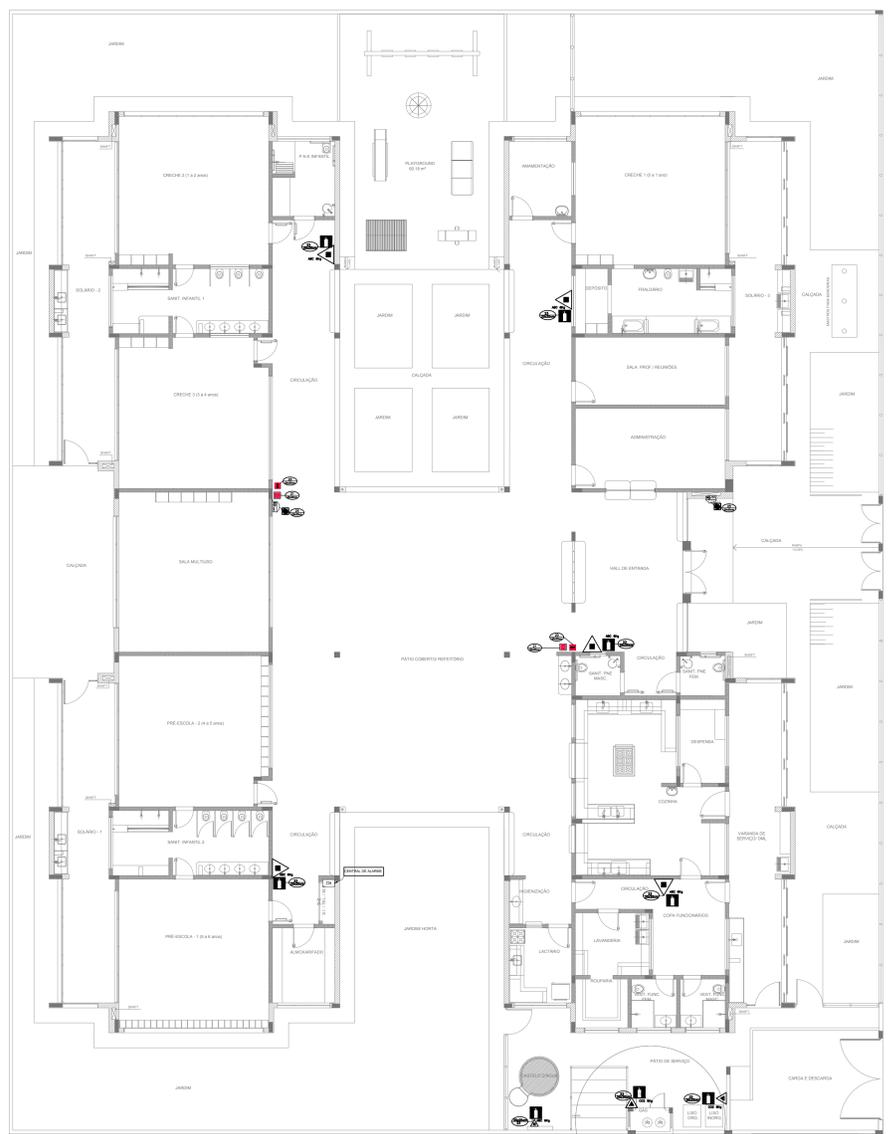


5 PLANTA BAIXA - LOCAÇÃO DOS EXTINTORES ESCALA 1/100

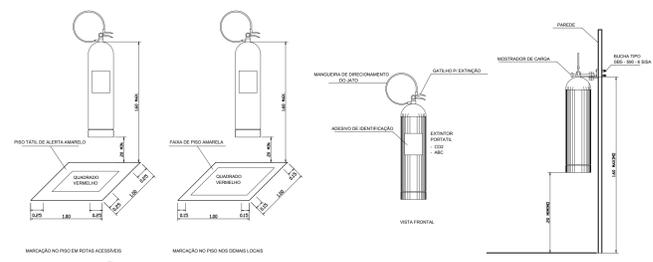

6 DETALHE DE INSTALAÇÃO DOS EXTINTORES SEM ESCALA

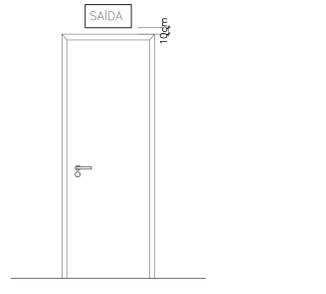

7 DETALHE DA INSTALAÇÃO DA SINALIZAÇÃO NA PORTA SEM ESCALA

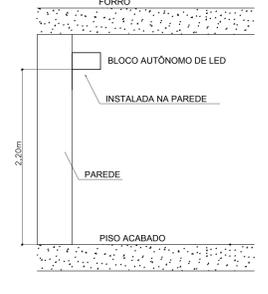

8 BLOCO AUTÔNOMO-ILUMINAÇÃO FIXADA NO TETO SEM ESCALA

SIMBOLOGIA DE SINALIZAÇÃO - NBR 13434-2 - ITEM 5.3 - 5.4 DA ABNT				
CÓDIGO	SÍMBOLO	SIGNIFICADO	FORMA E COR	APLICAÇÃO
12		SAÍDA DE EMERGÊNCIA	QUADRO RETANGULAR FUNDO VERDE PICTOGRAMA FOTOLUMINESCENTE	QUADRO DE SINALIZAÇÃO DO SENTIDO DE SAÍDA DE EMERGÊNCIA
13		SAÍDA DE EMERGÊNCIA	SÍMBOLO RETANGULAR FUNDO VERDE PICTOGRAMA FOTOLUMINESCENTE	INDICAÇÃO DO SENTIDO DE SAÍDA DE EMERGÊNCIA, EMERGENSÍAS MÍNIMAS: L13H
17		SAÍDA DE EMERGÊNCIA	SÍMBOLO RETANGULAR FUNDO VERDE MENSAGEM "SAÍDA" E OU PICTOGRAMA FOTOLUMINESCENTE, COM ALTURA DE LETRA SEMPRE >= 30MM	INDICAÇÃO DE SAÍDA DE EMERGÊNCIA, UTILIZADA COMO COMPLEMENTAÇÃO DO PICTOGRAMA FOTOLUMINESCENTE DE LETRA SEMPRE >= 30MM (ARREDO)
18		SAÍDA DE EMERGÊNCIA	SÍMBOLO RETANGULAR FUNDO VERDE MENSAGEM "SAÍDA" - FOTO LUMINESCENTE, COM ALTURA DE LETRA SEMPRE >= 30MM	INDICAÇÃO DE SAÍDA DE EMERGÊNCIA, UTILIZADA COMO COMPLEMENTAÇÃO DO PICTOGRAMA FOTOLUMINESCENTE DE LETRA SEMPRE >= 30MM (ARREDO)
20		ALARME SONORO	SÍMBOLO QUADRADO FUNDO VERMELHO PICTOGRAMA "ALARME MANUAL" FOTOLUMINESCENTE, COM ALTURA DE LETRA SEMPRE >= 30MM	INDICAÇÃO DO LOCAL DE INSTALAÇÃO DO ALARME DE INCÊNDIO
21		COMANDO MANUAL DE ALARME OU BOMBA DE INCÊNDIO	PONTO DE ACOMODAMENTO DE ALARME DE INCÊNDIO OU BOMBA DE INCÊNDIO DEVE SER SEMPRE IDENTIFICADO DE MANEIRA ESCRITA, EQUIPAMENTO ADEQUADO POR AQUELE PONTO	INDICAÇÃO DE LOCAL DE INSTALAÇÃO DO ALARME DE INCÊNDIO
23		EXTINTOR DE INCÊNDIO	SÍMBOLO QUADRADO FUNDO VERMELHO PICTOGRAMA FOTOLUMINESCENTE	INDICAÇÃO DE LOCALIZAÇÃO DOS EXTINTORES DE INCÊNDIO
25		ABRIGO DE MANGUEIRA E HIDRANTE	SÍMBOLO QUADRADO FUNDO VERMELHO PICTOGRAMA FOTOLUMINESCENTE	INDICAÇÃO DE ABRIGO DA MANGUEIRA DE INCÊNDIO COM HIDRANTE NO SEU INTERIOR

LEGENDA	
	HIDRANTE SIMPLES
	HIDRANTE DE PASSEIO
	COMANDO MANUAL DE ALARME
	EXTINTOR PORTÁTIL, O CARGA DE FÓSFORO CAPACIDADE EXTINTORA 2-A-20-B-C-8kg
	EXTINTOR PORTÁTIL, O CARGA DE DIÓXIDO DE CARBONO COM CAPACIDADE EXTINTORA 8-B-C-8kg
	PONTO DE ILUMINAÇÃO DE EMERGÊNCIA DE ALIMENTAÇÃO - BLOCO AUTÔNOMO DE LED

NOTAS:
 - OS PROJETOS DEVEM SER ADAPTADOS TÉCNICAMENTE CONFORME AS EXIGÊNCIAS DO CORPO DE BOMBEIROS ESTADUAL;
 - OS ENTRE FERRAMENTAS DEVEM REALIZAR AS ALTERAÇÕES NECESSÁRIAS À APROVAÇÃO E, APÓS ESTA, INCLUIR NO SISTEMA - SIMC - NOVO PROJETO E NOVA ART DO ENGENHEIRO RESPONSÁVEL PELAS ADEQUAÇÕES;
 - SÓCULAR ESTE PROJETO JUNTAMENTE COM O PROJETO ESTRUTURAL;
 - ANTES DA CONCRETAGEM PREVER PASSAGENS PARA AS TUBULAÇÕES DENTRO DOS LIMITES ESTABELECIDOS PELA NBR 6118:2014;
 - A TUBULAÇÃO DEVERÁ SER EM FERRO MALEÁVEL CLASSE 10;
 - CASO HAJA AL TERÇAÇÃO NO POSICIONAMENTO E/OU QUANTITATIVO DOS EXTINTORES DEVERÁ SER REALIZADA ALTERAÇÃO DO PISO TÁTIL DE ALERTA NAS ROTAS ACESSÍVEIS.
 REFERÊNCIAS:
 - MEMORIAL DESCRITIVO E ESPECIFICAÇÕES TÉCNICAS

Abordamento à NBR 9050/2015;
 02 - JANEIRO 2017 Alteração quadro de áreas, sanitários infantis 1 e 2, altura da platibanda, mobiliário e equipamento, altura da quermão nos sanitários, cor dos painéis dos sanitários e altura da porta PAF.
 01 - AGOSTO 2016 Alteração paredes - shaft para tubulação hidráulica e detalhamento; alteração da altura da platibanda.
 Nº DATA DESCRIÇÃO
 CONTROLE DE REVISÕES

FNDE Fundação Nacional de Desenvolvimento da Educação

Ministério da Educação

PROJETO PADRÃO - FNDE

PROPRIETÁRIO: _____

ENDEREÇO: _____

MUNICÍPIO - UF: _____

PROPRIETÁRIO: _____

RESP. TÉCNICO: _____ CREA _____

AUTOR DO PROJETO: _____ CAU _____

DLFO: _____ CREA _____

RA: _____

OBSERVAÇÕES:

PROGRAMA PROINFÂNCIA - PROJETO TIPO 2			
PROJETO DE INSTALAÇÕES			
COORDENADOR CGEST - Coordenação Geral de Infraestrutura Educativa	PLANTA DE COMBATE À INCÊNDIO SINALIZAÇÃO E ILUMINAÇÃO DE EMERGÊNCIA LOCAÇÃO DOS EXTINTORES	HIN	FRANCHA
REVISÃO R.00 R.01 R.02	ESCALA INDICADA	DATA JANEIRO/2017	FRANCHA 03/03
FORMATO A4 (1189x841)			